


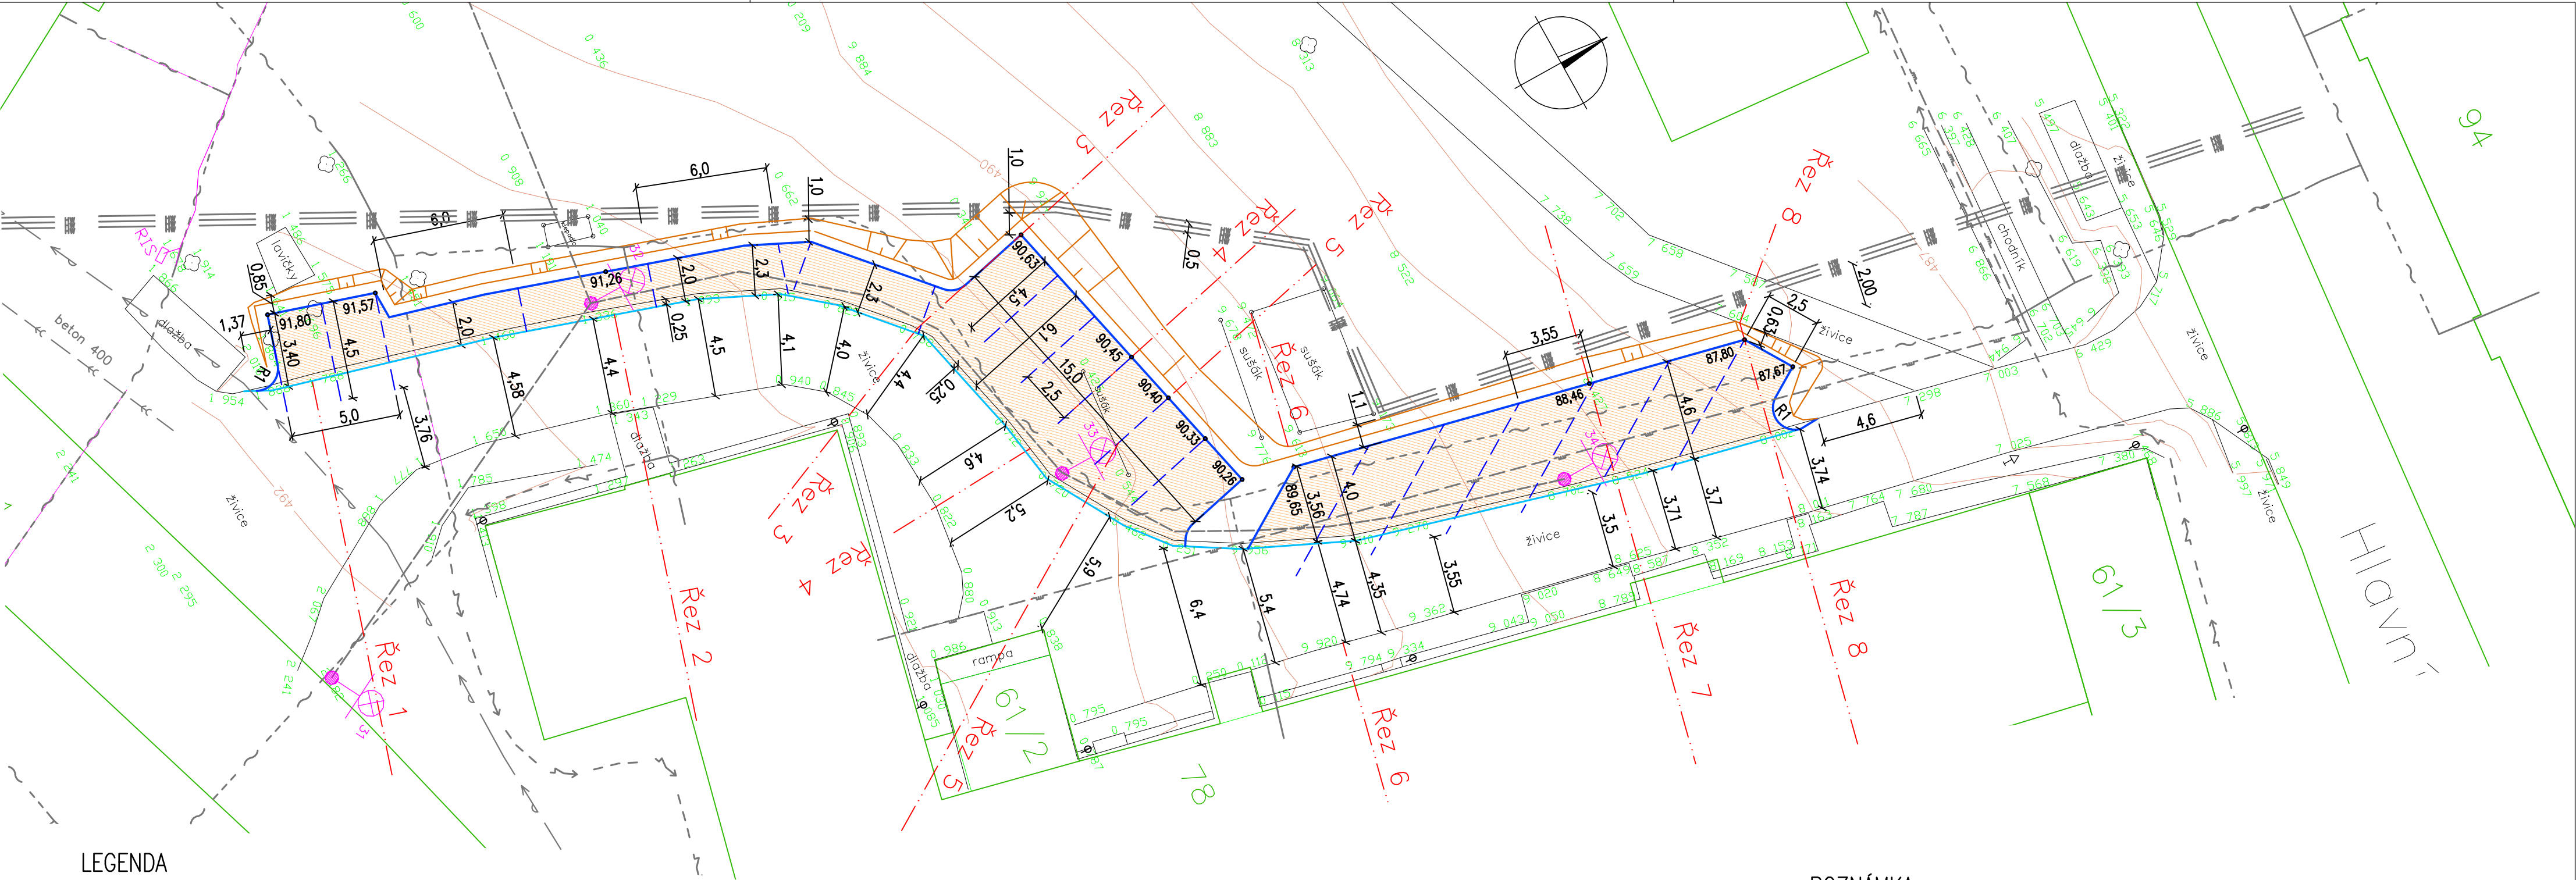

LEGENDA

- Dlažba vegetační–Best Kroso
- Obrubník beton. 250/80
Mezi mezi asfaltem a vegetační dlažbou je zapuštěný
- Obrubník žula 250/120
- Parkovací čára
- 90,26°

Niveleta dlažby 490,26
- Stávající hrany komunikací

Stávající podzemní vedení

Jsou zakresleny orientačně a před započatím stavebních prací nutno vytýčit a ochránit dle požadavků jejich správců !!!!!

- CETIN a.s., SEK–sít elektronických komunikací, nezaměřený průběh metalického kabelu
- CZT–centrální zásob. teplem
- Veřejné osvětlení + světelný bod (stožár)
- ČEZ Distribuce a.s., podzemní NN do 1kV
- Plyn NTL, Gas Net s.r.o.
- Vodohospodářská společnost Sokolov s.r.o, vodovod
- Vodohospodářská společnost Sokolov s.r.o, kanalizace

POZNÁMKA

kótováno (m)

odp. projektant:		vypracoval :		paré:		Ing. J.Vít		
Ing. J.Vít		Ing. J.Vít		Školní 714 , K.Vary 360 17 mob. 736441914, 792230591				
Kraj: Karlovarský						Autorizace:		
Obec: Město Březová								
Investor: Město Březová, Nám.Míru 220, psč. 356 01								
Datum: 4/2020				Stupeň: DPS				
Akce:								
Březová – rekonstrukce ploch u stpč.78, vnitroblok č.p.131–135								
Příloha: Stavební situace–komunikace						Měřítko: 1:200	Počet A4 3	Číslo přílohy: 3